
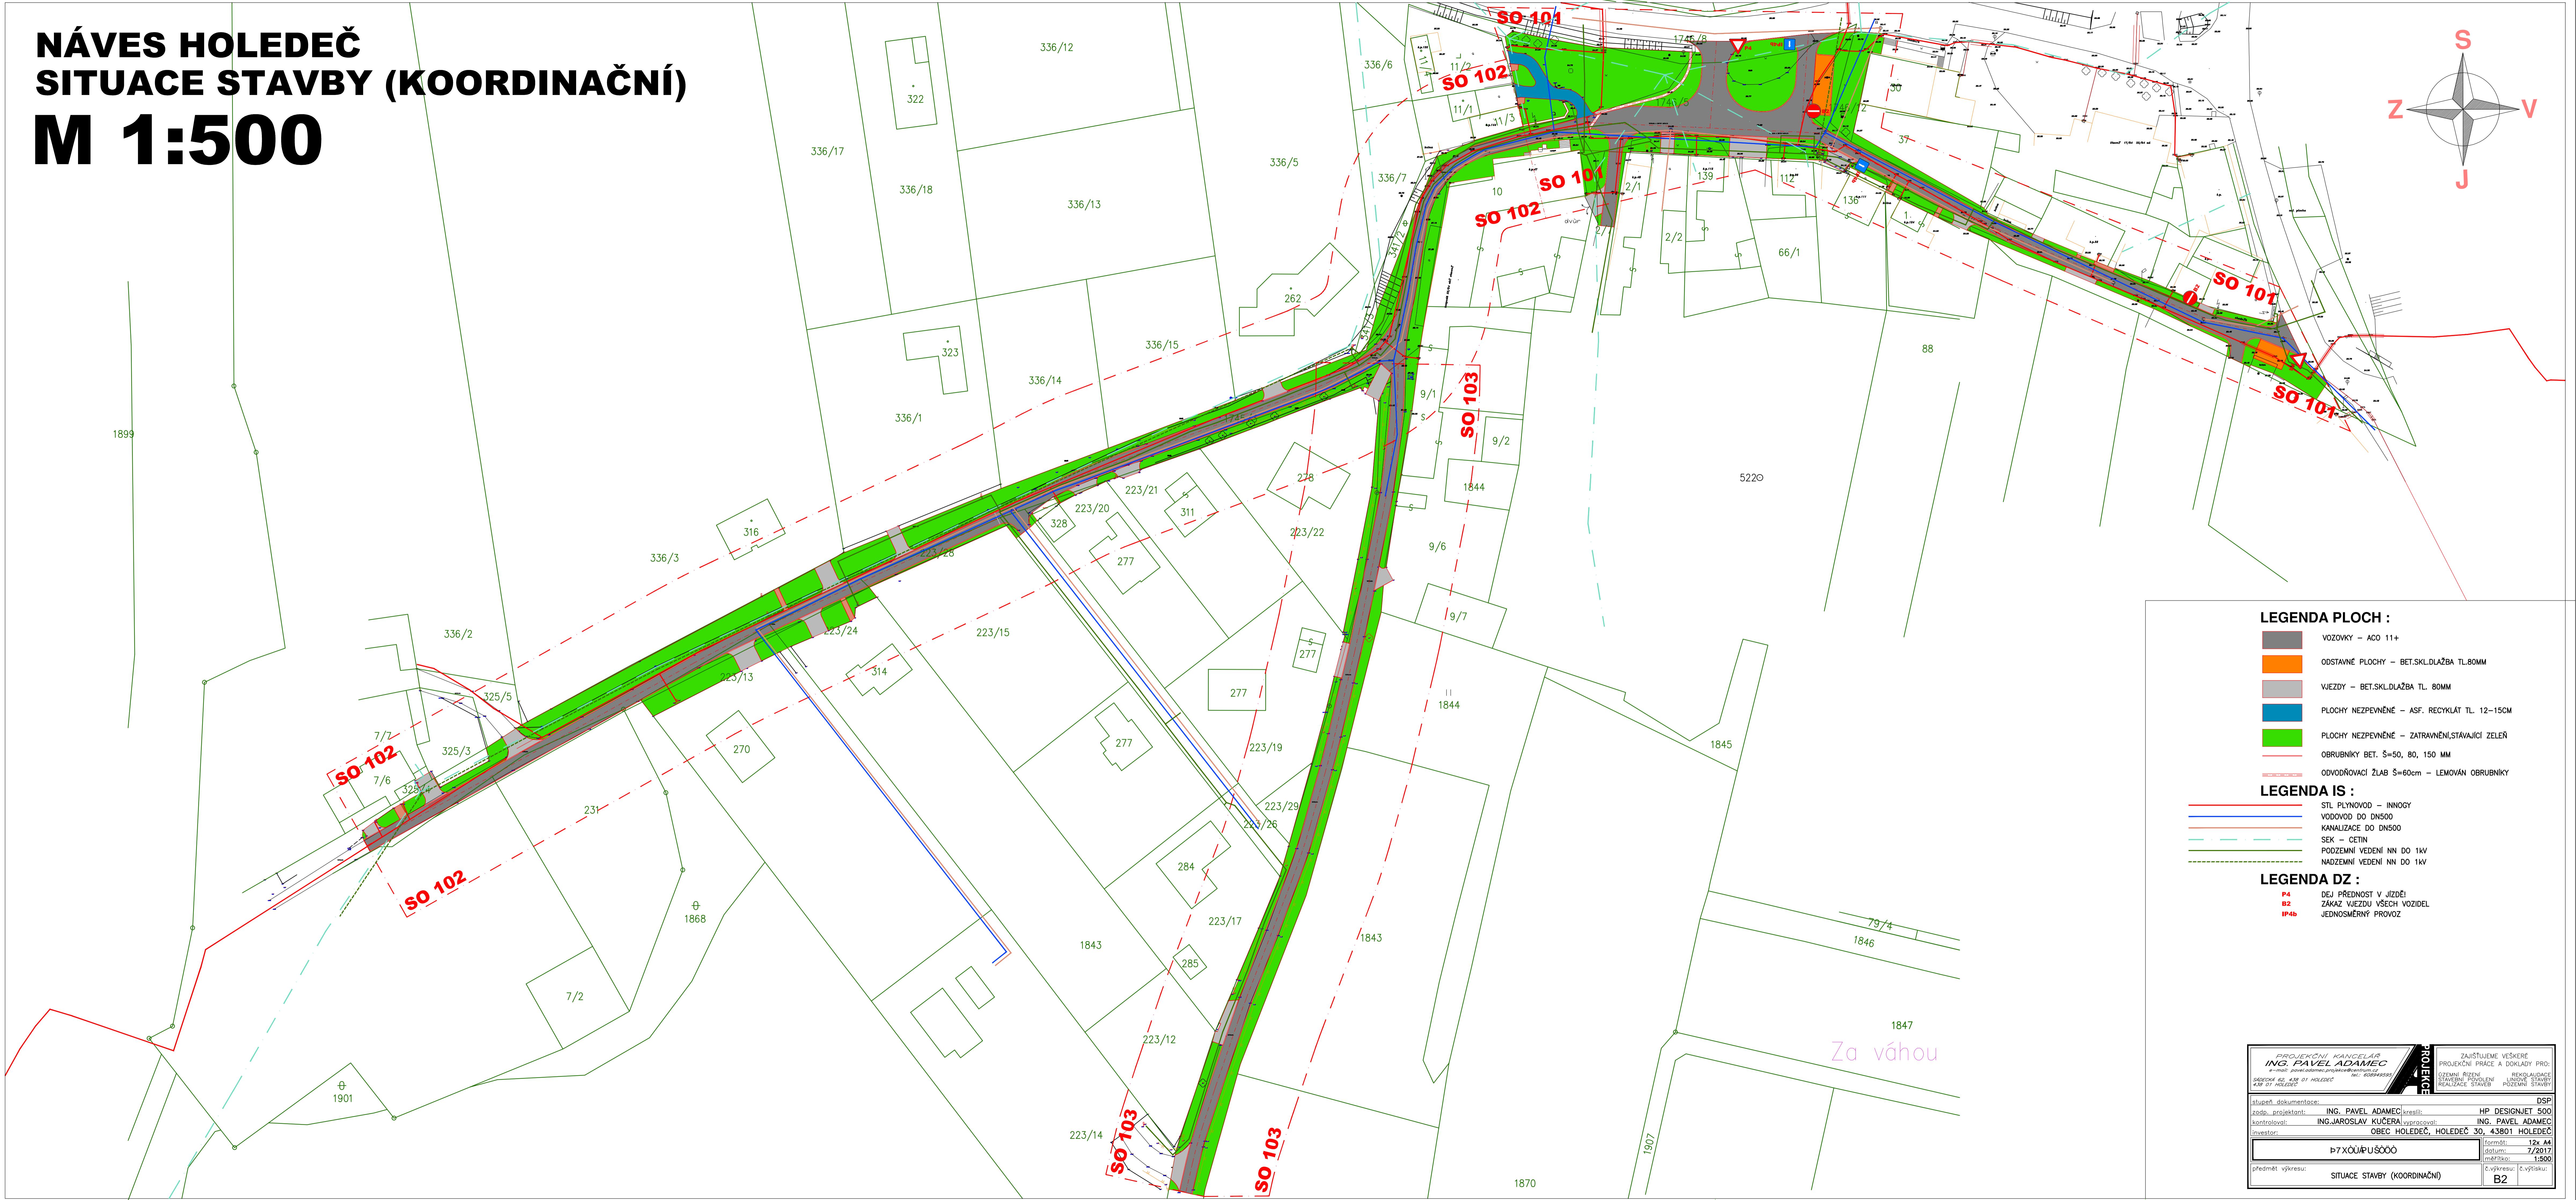


NÁVES HOLEDEČ SITUACE STAVBY (KOORDINAČNÍ) M 1:500

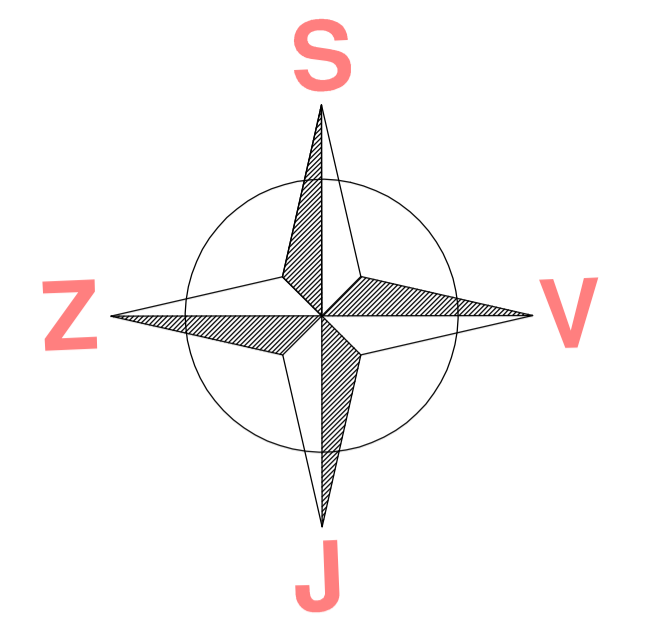

- LEGENDA PLOCH :**
- VOZOVKY – ACO 11+
 - Odstavné plochy – BET.SKLDLAŽBA TL.80MM
 - VJEZDY – BET.SKLDLAŽBA TL. 80MM
 - PLOCHY NEZPEVNĚNÉ – ASF. RECYKLÁT TL. 12–15CM
 - PLOCHY NEZPEVNĚNÉ – ZATRAVNĚNÍ, STÁVAJÍCÍ ZELENĚ
 - OBRUBNÍKY BET. Š=50, 80, 150 MM
 - ODVODŇOVACÍ ŽLAB Š=60cm – LEMOVÁNÍ OBRUBNÍKY
- LEGENDA IS :**
- STL PLYNOVOD – INNOGY
 - VODOVOD DO DN500
 - KANALIZACE DO DN500
 - SEK – CETIN
 - PODZEMNÍ VEDENÍ NN DO 1kV
 - NADZEMNÍ VEDENÍ NN DO 1kV
- LEGENDA DZ :**
- P4 DEJ PŘEDNOST V JÍZDĚ
 - BZ ZÁKAZ VJEZDU VŠECH VOZIDEL
 - IP4b JEDNOMĚRNÝ PROVOZ

Za váhou

PROJEKČNÍ KANCELÁŘ ING. PAVEL ADAMEC <small>ŠABLONY A3, A4, A1, A2, A3, A99, A100</small>		ZAJIŠTĚNÉ VEŠKERÉ PROJEKČNÍ PRÁCE A DOKLADY PRO: ÚZEMNÍ ŘÍZENÍ REKONSTRUČNÍ STAVBY POZEMNÍ REALIZACE STAVBY POZEMNÍ STAVBY	
(stavba, dokumentace): zadání, projektant: ING. PAVEL ADAMEC (kreslí): kontroloval: ING. JAROSLAV KUČERA (spracoval): investor: OBEC HOLEDEČ, HOLEDEČ 30, 43801 HOLEDEČ		DSP HP DESIGNNET 500 ING. PAVEL ADAMEC OBEC HOLEDEČ, HOLEDEČ 30, 43801 HOLEDEČ formát: 12x A4 datum: 7/2017 měřítko: 1:500	
předmet výkresu: SITUACE STAVBY (KOORDINAČNÍ)		č. výkresu: B2	